


SIMBULO

A P

DESCRIZIONE

PUNTO LUCE A PARETE TIPOLOGIA "A"

Proiettore a Parete bidirez. con lampada a leduri metallici - 250W

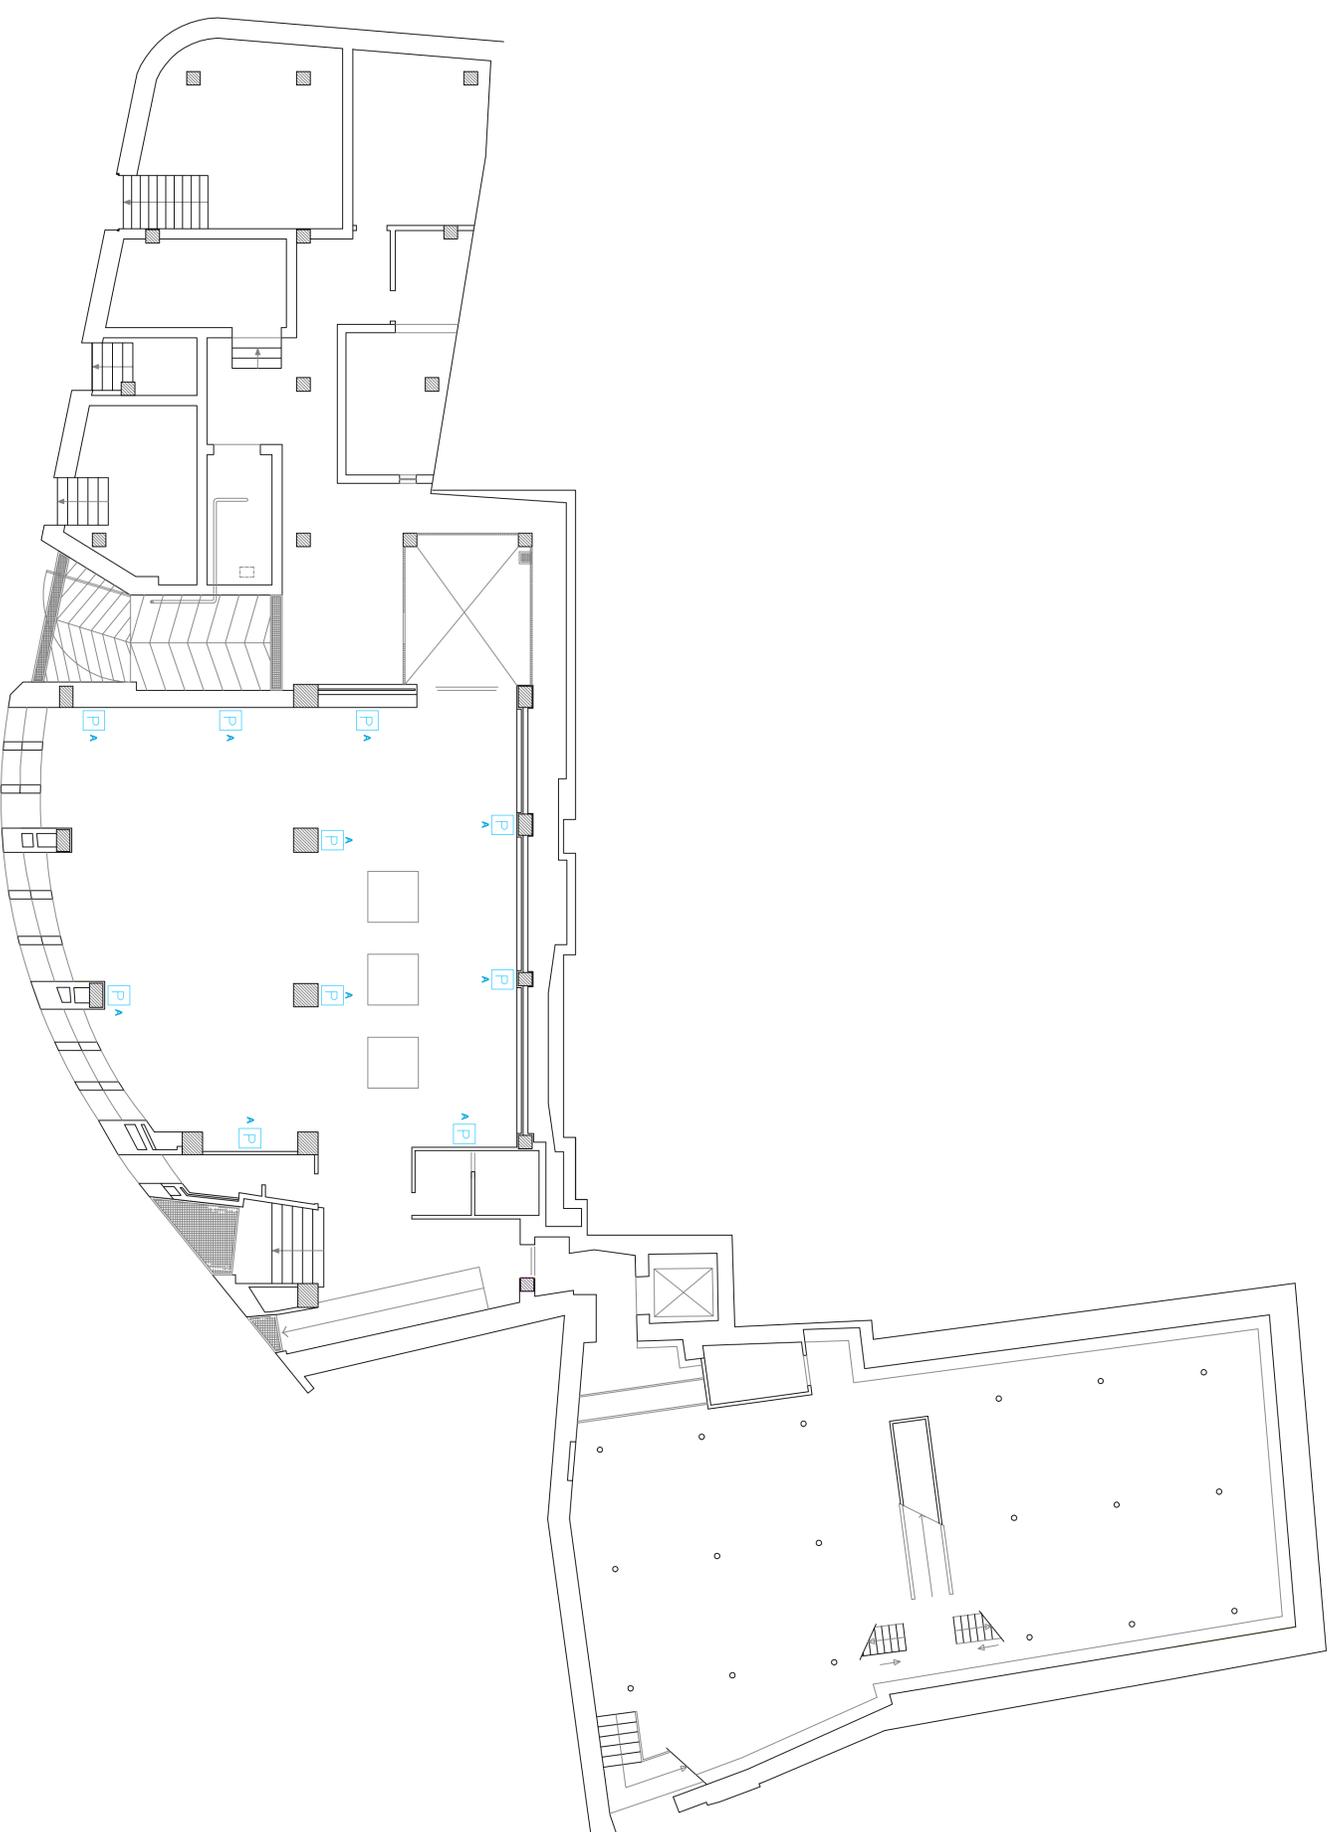

PIANTA PIANO SEMINTERRATO



COMUNE DI DERUTA

Piazza Dei Consoli N.15 – DERUTA (PG)

Oggetto:

Intervento di efficientamento energetico di edifici comunali volti alla riduzione dei consumi energetici:

SOSTITUZIONE PARZIALE DI IMPIANTO DI ILLUMINAZIONE

MUSEO DELLA CERAMICA - Largo San Francesco

ED EDIFICIO MUNICIPIO - Piazza Dei Consoli N.15

RUP Intervento
Geom. Tamandini Fabio

Responsabile
AREE LAVORI PUBBLICI
Geom. Ricciarilli Marco

DISTRIBUZIONE IMPIANTO DI
ILLUMINAZIONE OGGETTO DI INTERVENTO
MUSEO DELLA CERAMICA
STATO ATTUALE - PIANO SEMINTERRATO

Riferimento Laboratorio: 2019-C.Deruta-**E1** Revisione n°: 2

IL TECNICO

ING. STEFANO COTANA

DATA

Agosto 2019

STEFANO COTANA
INGEGNERE
N° 4292/PC
STEFANO COTANA
INGEGNERE
N° 4292/PC
STEFANO COTANA
INGEGNERE
N° 4292/PC

SIFARRO COTANA

SCALA

1:100

Questo disegno è di proprietà dell'ing. Stefano Cotana che ne vieta la diffusione e la riproduzione senza autorizzazione scritta

Via. GB Pontani 47, 06128 Perugia molti: cotanoss@tiscali.it