


- RIFLETTORE
- PRESA ELETTRICA
- SCATOLA DI DERIVAZIONE
- LUCE DI EMERGENZA
- QUADRO ELETTRICO GENERALE
- RILEVATORE FUMO
- SIRENA INTERNA
- SIRENA ESTERNA
- CORNETTA CITOFONICA
- 1 LAMPADA AD INCASSO A LED BEGHELLI L PAN 30X120 U19 C90
- 2 LAMPADA AD INCASSO A LED BEGHELLI RAIL ECO 1500 NR 50W
- 3 LAMPADA AD INCASSO A LED BEGHELLI L PAN 418 M600 U19
- 4 LAMPADA AD INCASSO A LED BEGHELLI ACCIAIO E LED 1X36 SD 3000 K

1:100

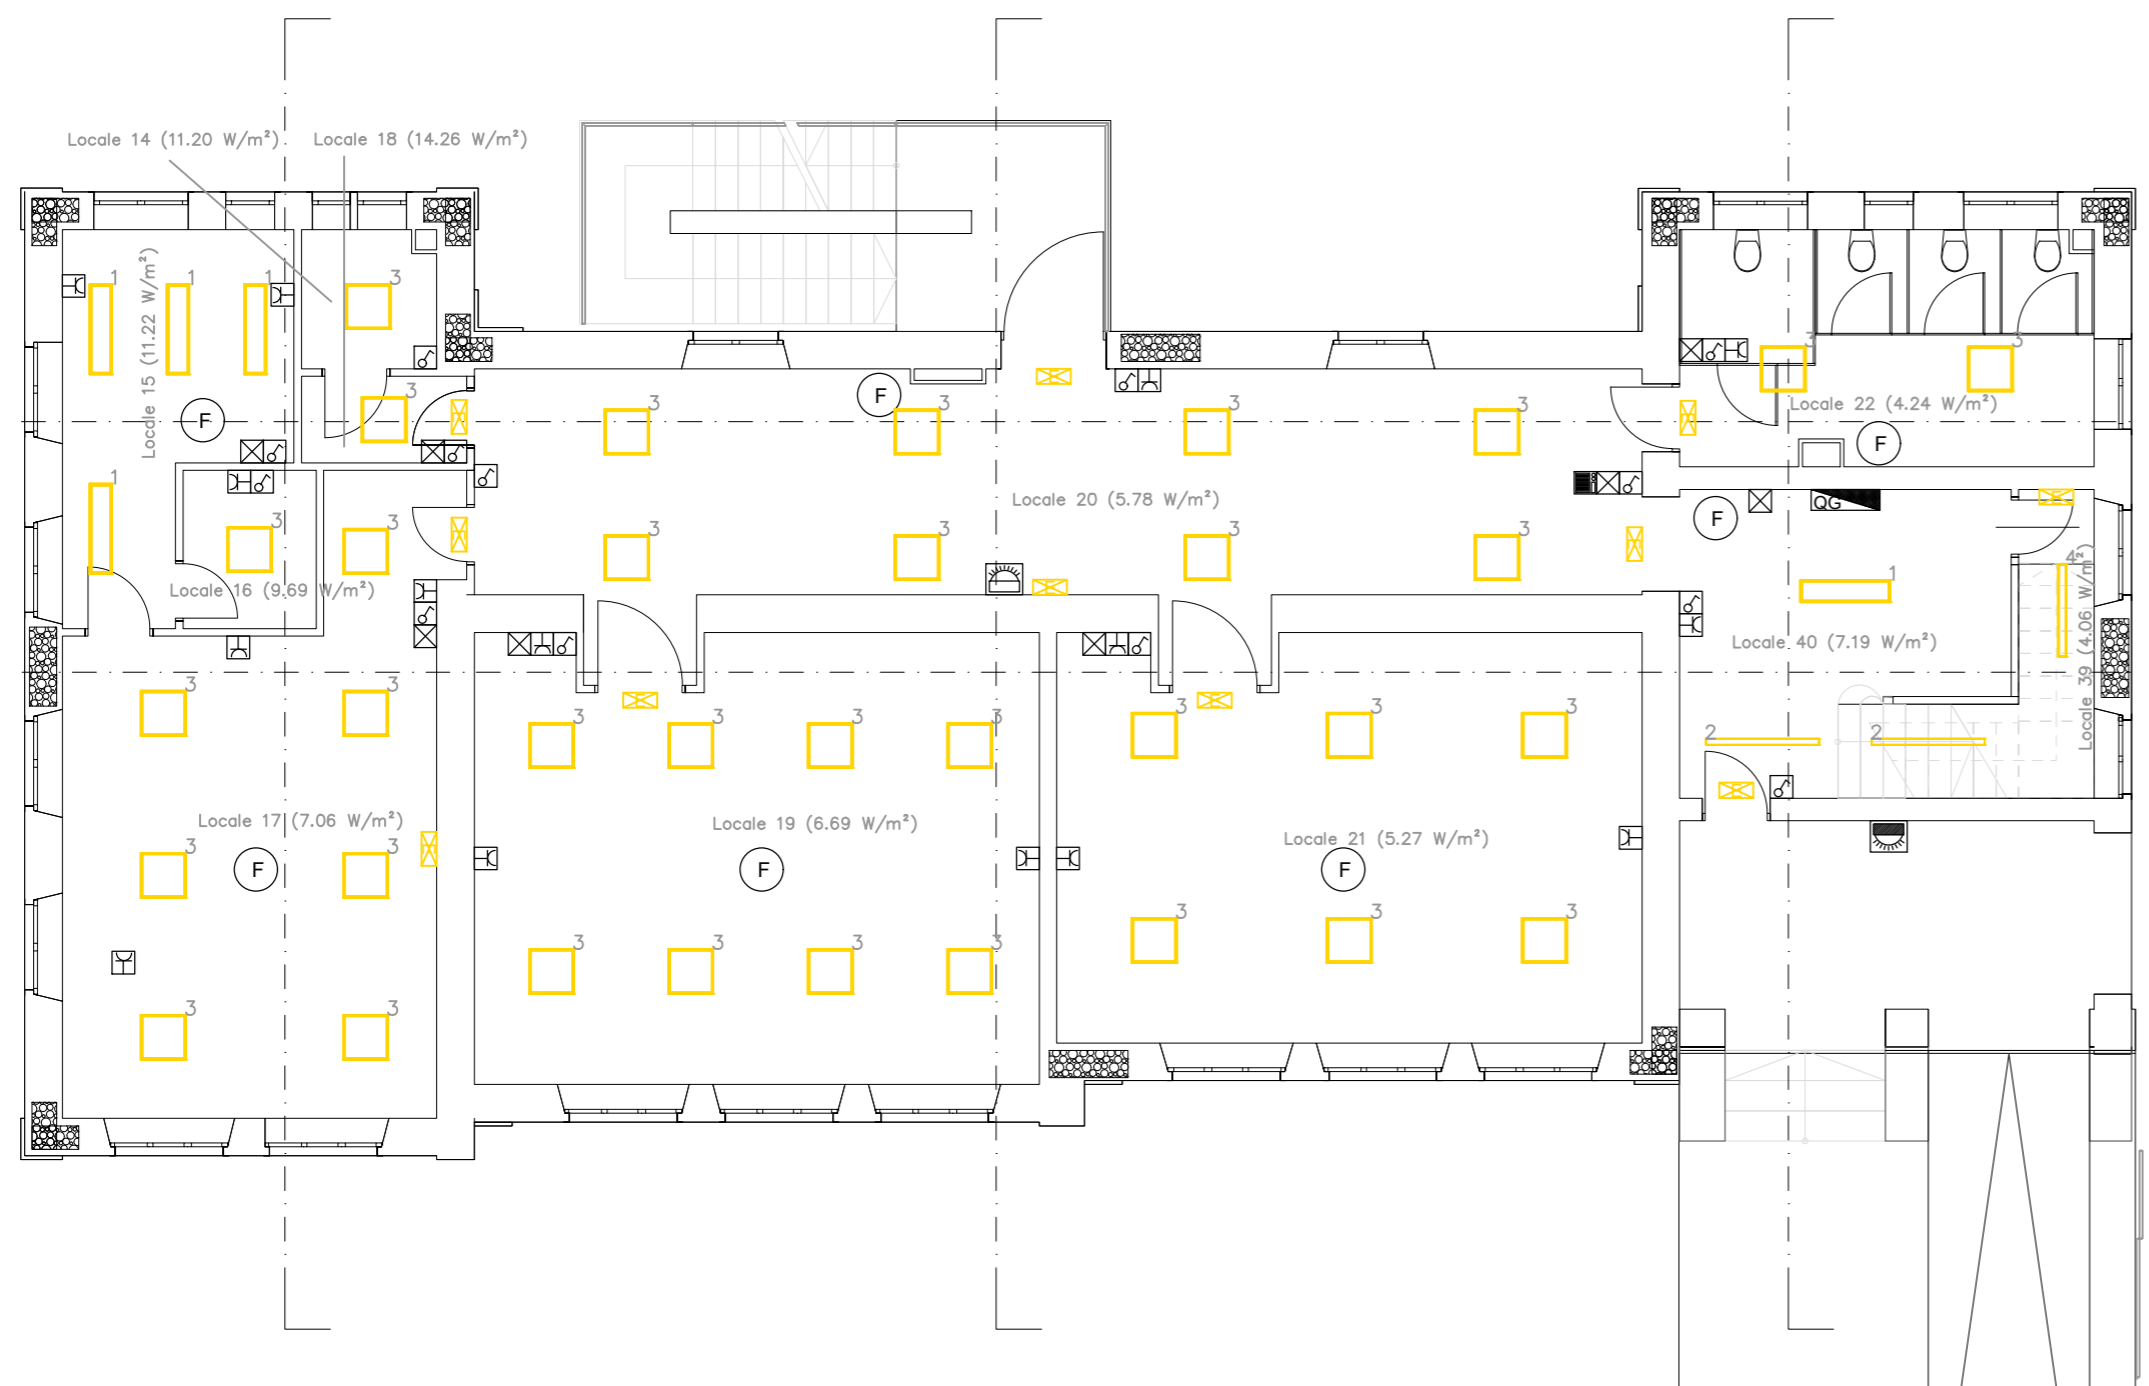

1:100



COMUNE DI DERUTA
 SETTORE LAVORI PUBBLICI
 Servizio Edilizia Scolastica e Patrimonio

PROGETTAZIONE DEFINITIVA/ ESECUTIVA PER IL MIGLIORAMENTO SISMICO DELL'EDIFICIO SCOLASTICO SEDE DELLA SCUOLA DELL'INFANZIA E DELLA PRIMARIA - COMUNE DI DERUTA, VIA FRANCEScana, FRAZIONE PONTENUOVO

Responsabile dell'Area Lavori Pubblici
 Geom. Marco Ricciarelli

Responsabile Unico del Procedimento
 Geom. Fabio Tamantini

FIGURE PROFESSIONALI

Responsabile di Commessa e delle Attività di Coordinamento della Progettazione, Supporto al RUP in fase di Validazione e Gara d'appalto, Coordinatore per la Sicurezza in fase di Progettazione
 Arch. Roberto Di Ramio

Responsabile Progettazione Impianti Meccanici
 Ing. Massimo Gerosolimo Porziella

Responsabile Progettazione Edile ed Architettica
 Arch. Pietro La Gatta

Responsabile verifica documentaria, referente Enti, Contabilità
 Geom. Luca Caroselli

Co-responsabile Progettazione Edile ed Architettica
 Ing. Maurizio Ciarrocchi

Responsabile CAM
 Ing. Claudia Viscioni

Responsabile Progettazione Strutturale
 Ing. Sebastiano Ortu

Professionista incaricato nel team per la redazione del CSP-giovane professionista
 Ing. Francesca Orsini

Co-responsabile Progettazione Strutturale
 Ing. Daniele Cianchetta

Responsabile della relazione Geologica
 Geol. Tiziano Desiderio

Responsabile Progettazione Impianti Elettrici
 Ing. Vincenzo Di Cretico

Consulenti (nel rispetto dell'art. 91, comma 3 del D lgs 163/2006 e s.m.)
 Arch. Clelia Dell'Arciprete, Arch. Sara Menna,
 Arch. Michele D'Amico, Arch. Laura Di Scipio


Capogruppo



INSIGHT & Co. S.r.l.

Via Tiburtina Valeria, 1491
 65129 Pescara (PE)
 Tel. 0854199367 - Fax 085 2192520
 e-mail: direzione@insight.co.it
 PEC: insight@anubapec.it

Mandante

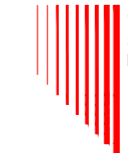

S.A.G.I. S.r.l.

Società per l'Ambiente,
 la Geologia e l'Ingegneria
 Via Pasubio, 20
 63074 San Benedetto del Tronto (AP)
 Tel. e Fax 0735.757580
 e-mail: info@sagistudio.it
 PEC: info@pec.sagistudio.it

Mandante



Via Spaventa, 10
 63039 Sulmona (AQ)
 Tel. 0864.51619 e Fax 0864.516003
 e-mail: studiotecnico@progettointegrato.it
 PEC: massimo.gerosolimoporziella@ing.pe.eu

Mandante



Strada San Fele, 29/B
 Tel. 347.5780523
 e-mail: studiogeolo@gmail.com
 PEC:

CODICE
 Tav.01_EL_SdP

SCALA
 1:100

CLASSE
 Elaborati Grafici

TITOLO
 Piano Seminterrato e Piano Terra - Impianto elettrico